




Inserimento Pali al di sotto dei Pilastri
SCALA 1:25

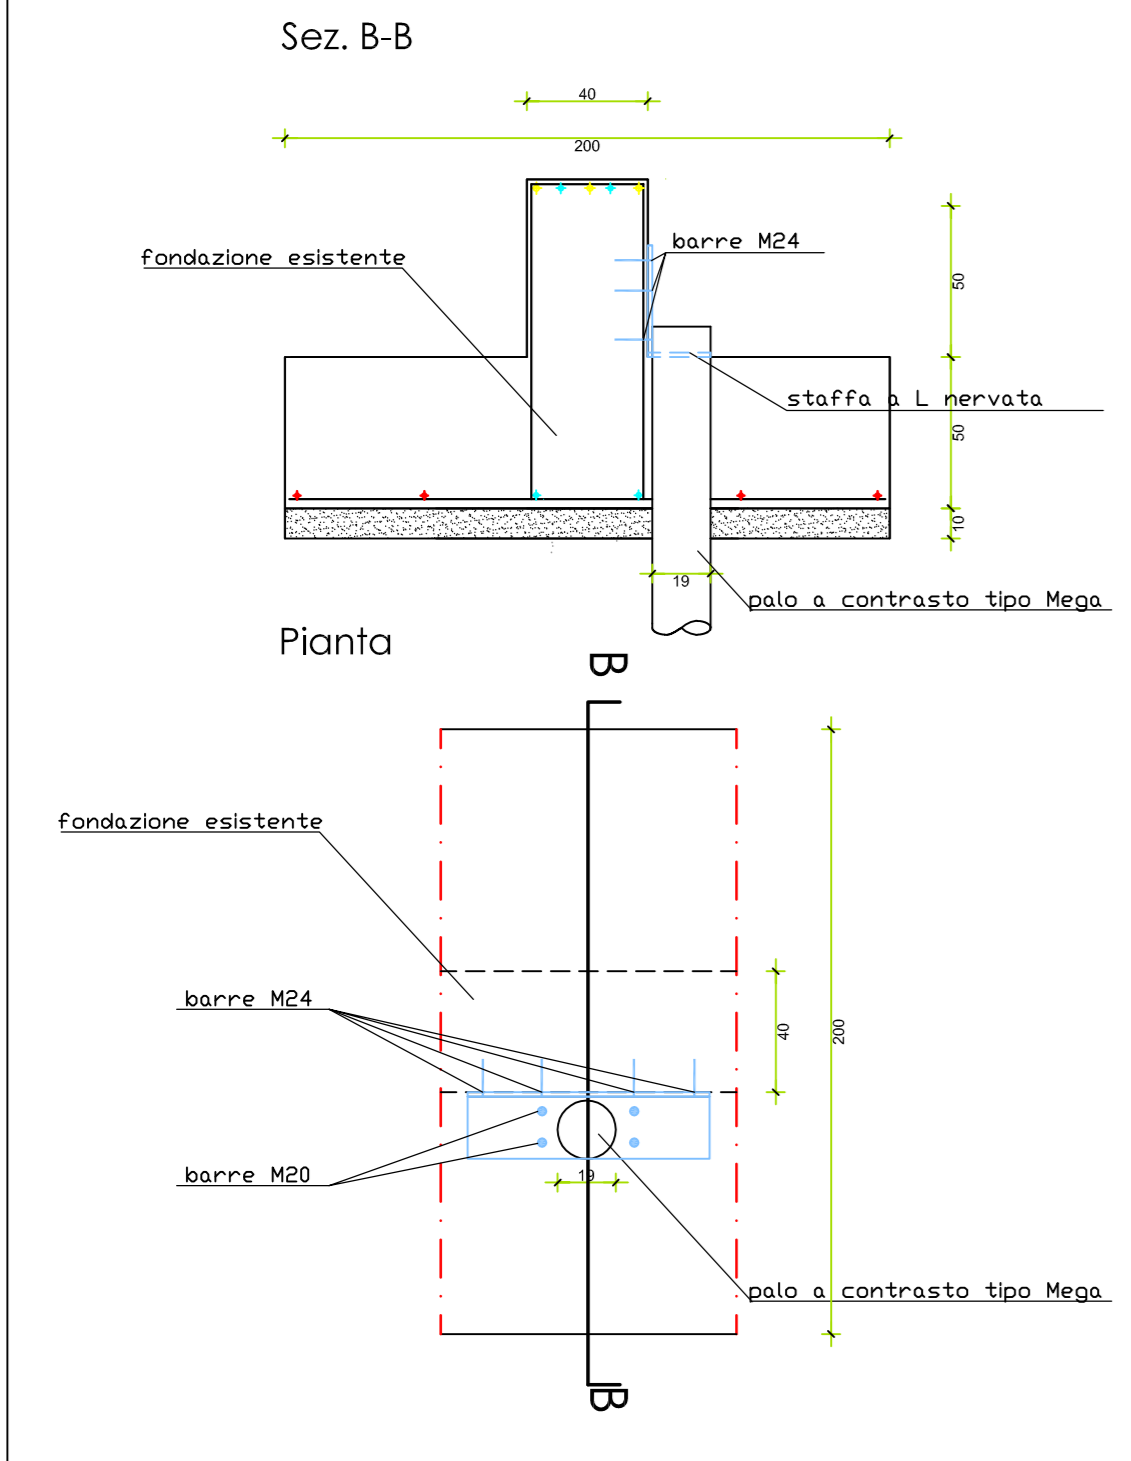

Inserimento Pali al di sotto della muratura
SCALA 1:25

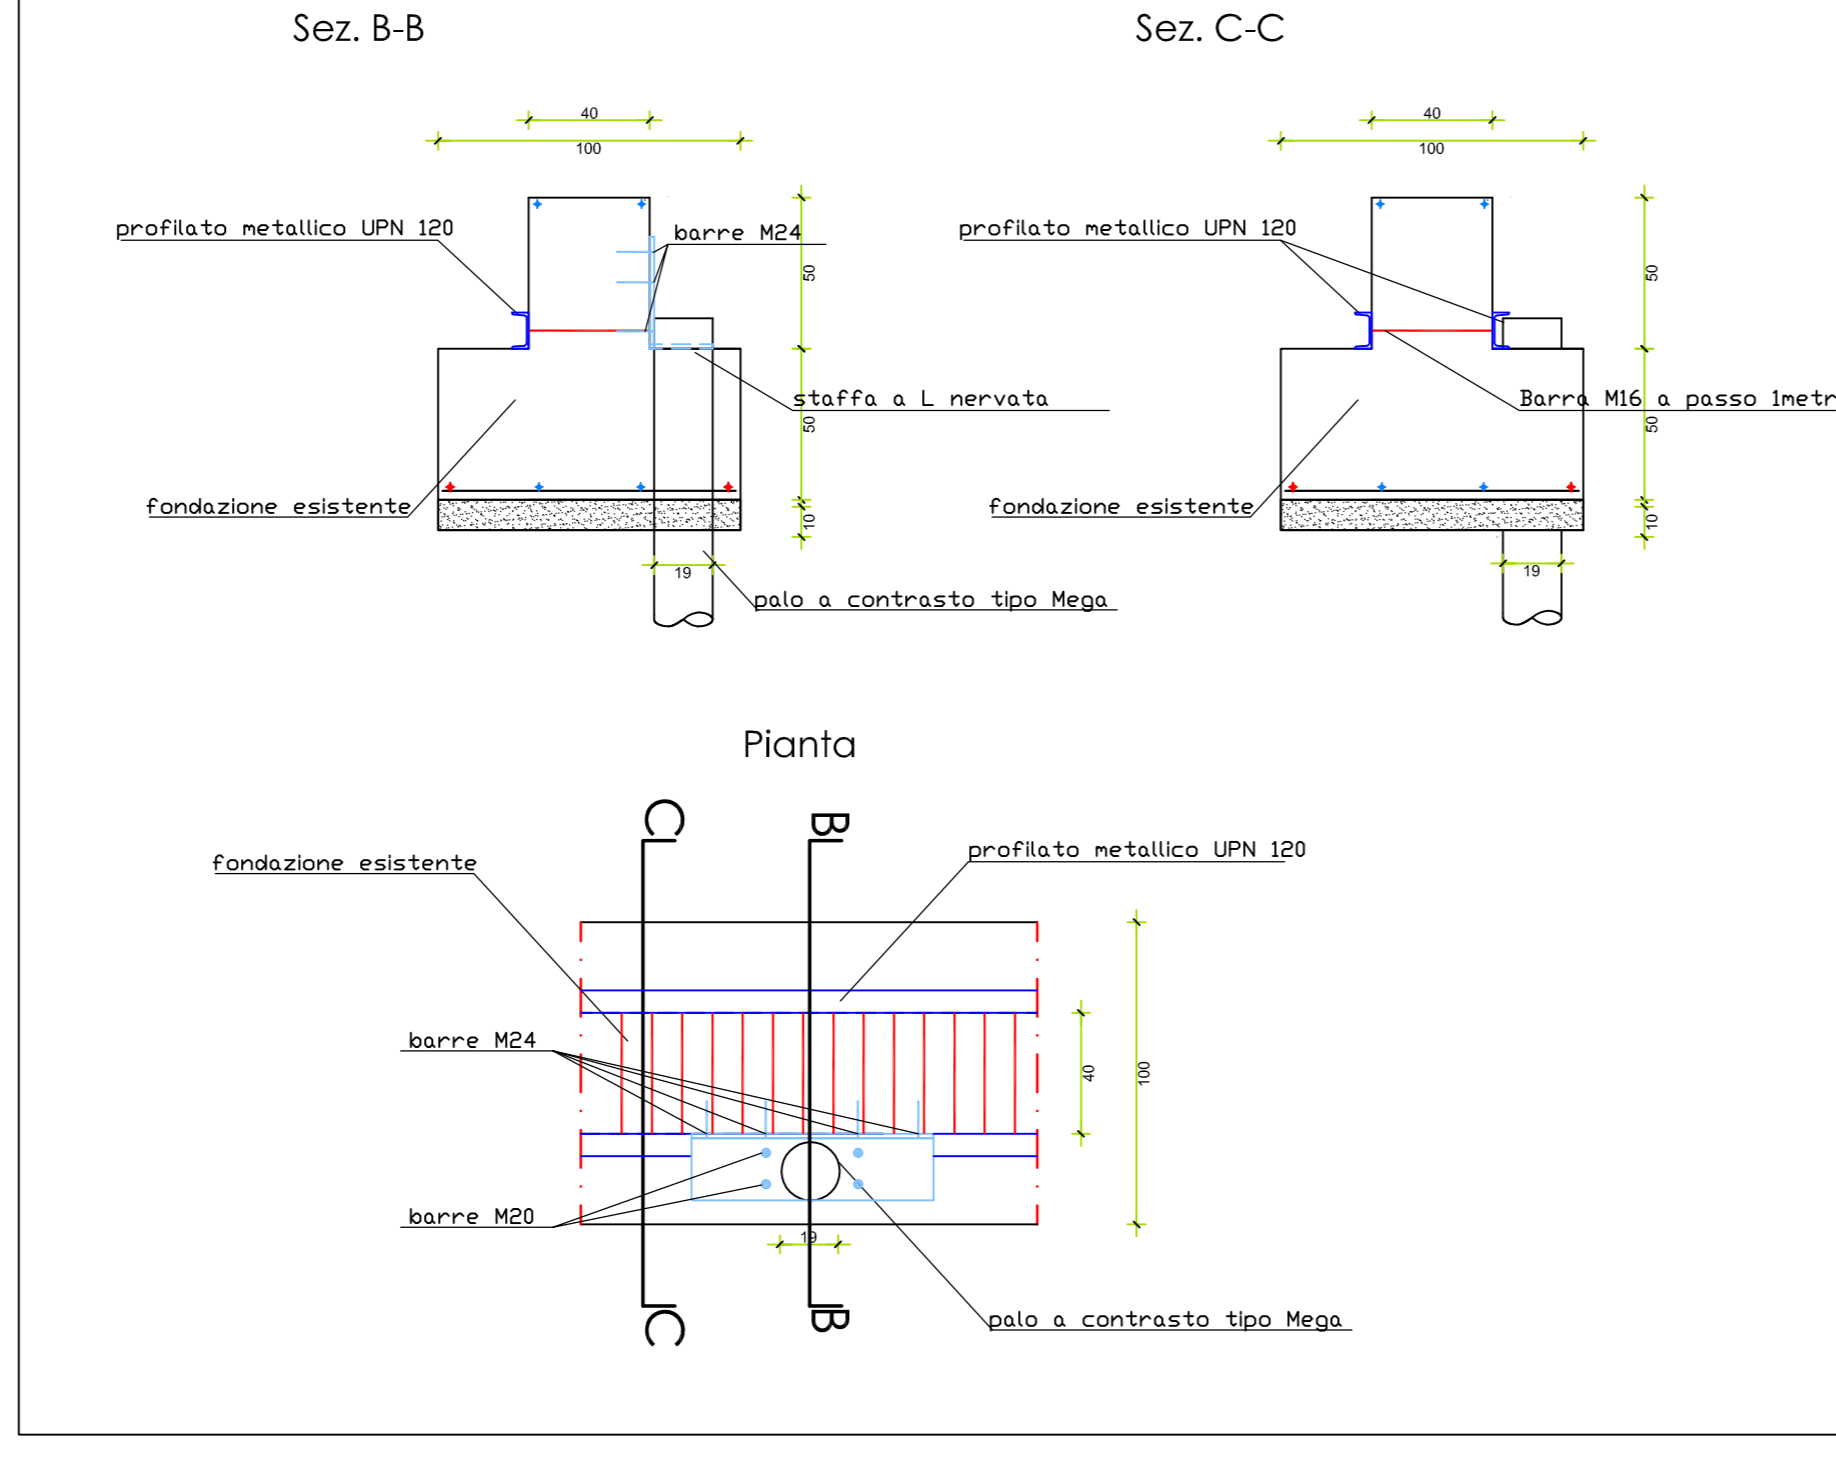


SEZIONE A-A

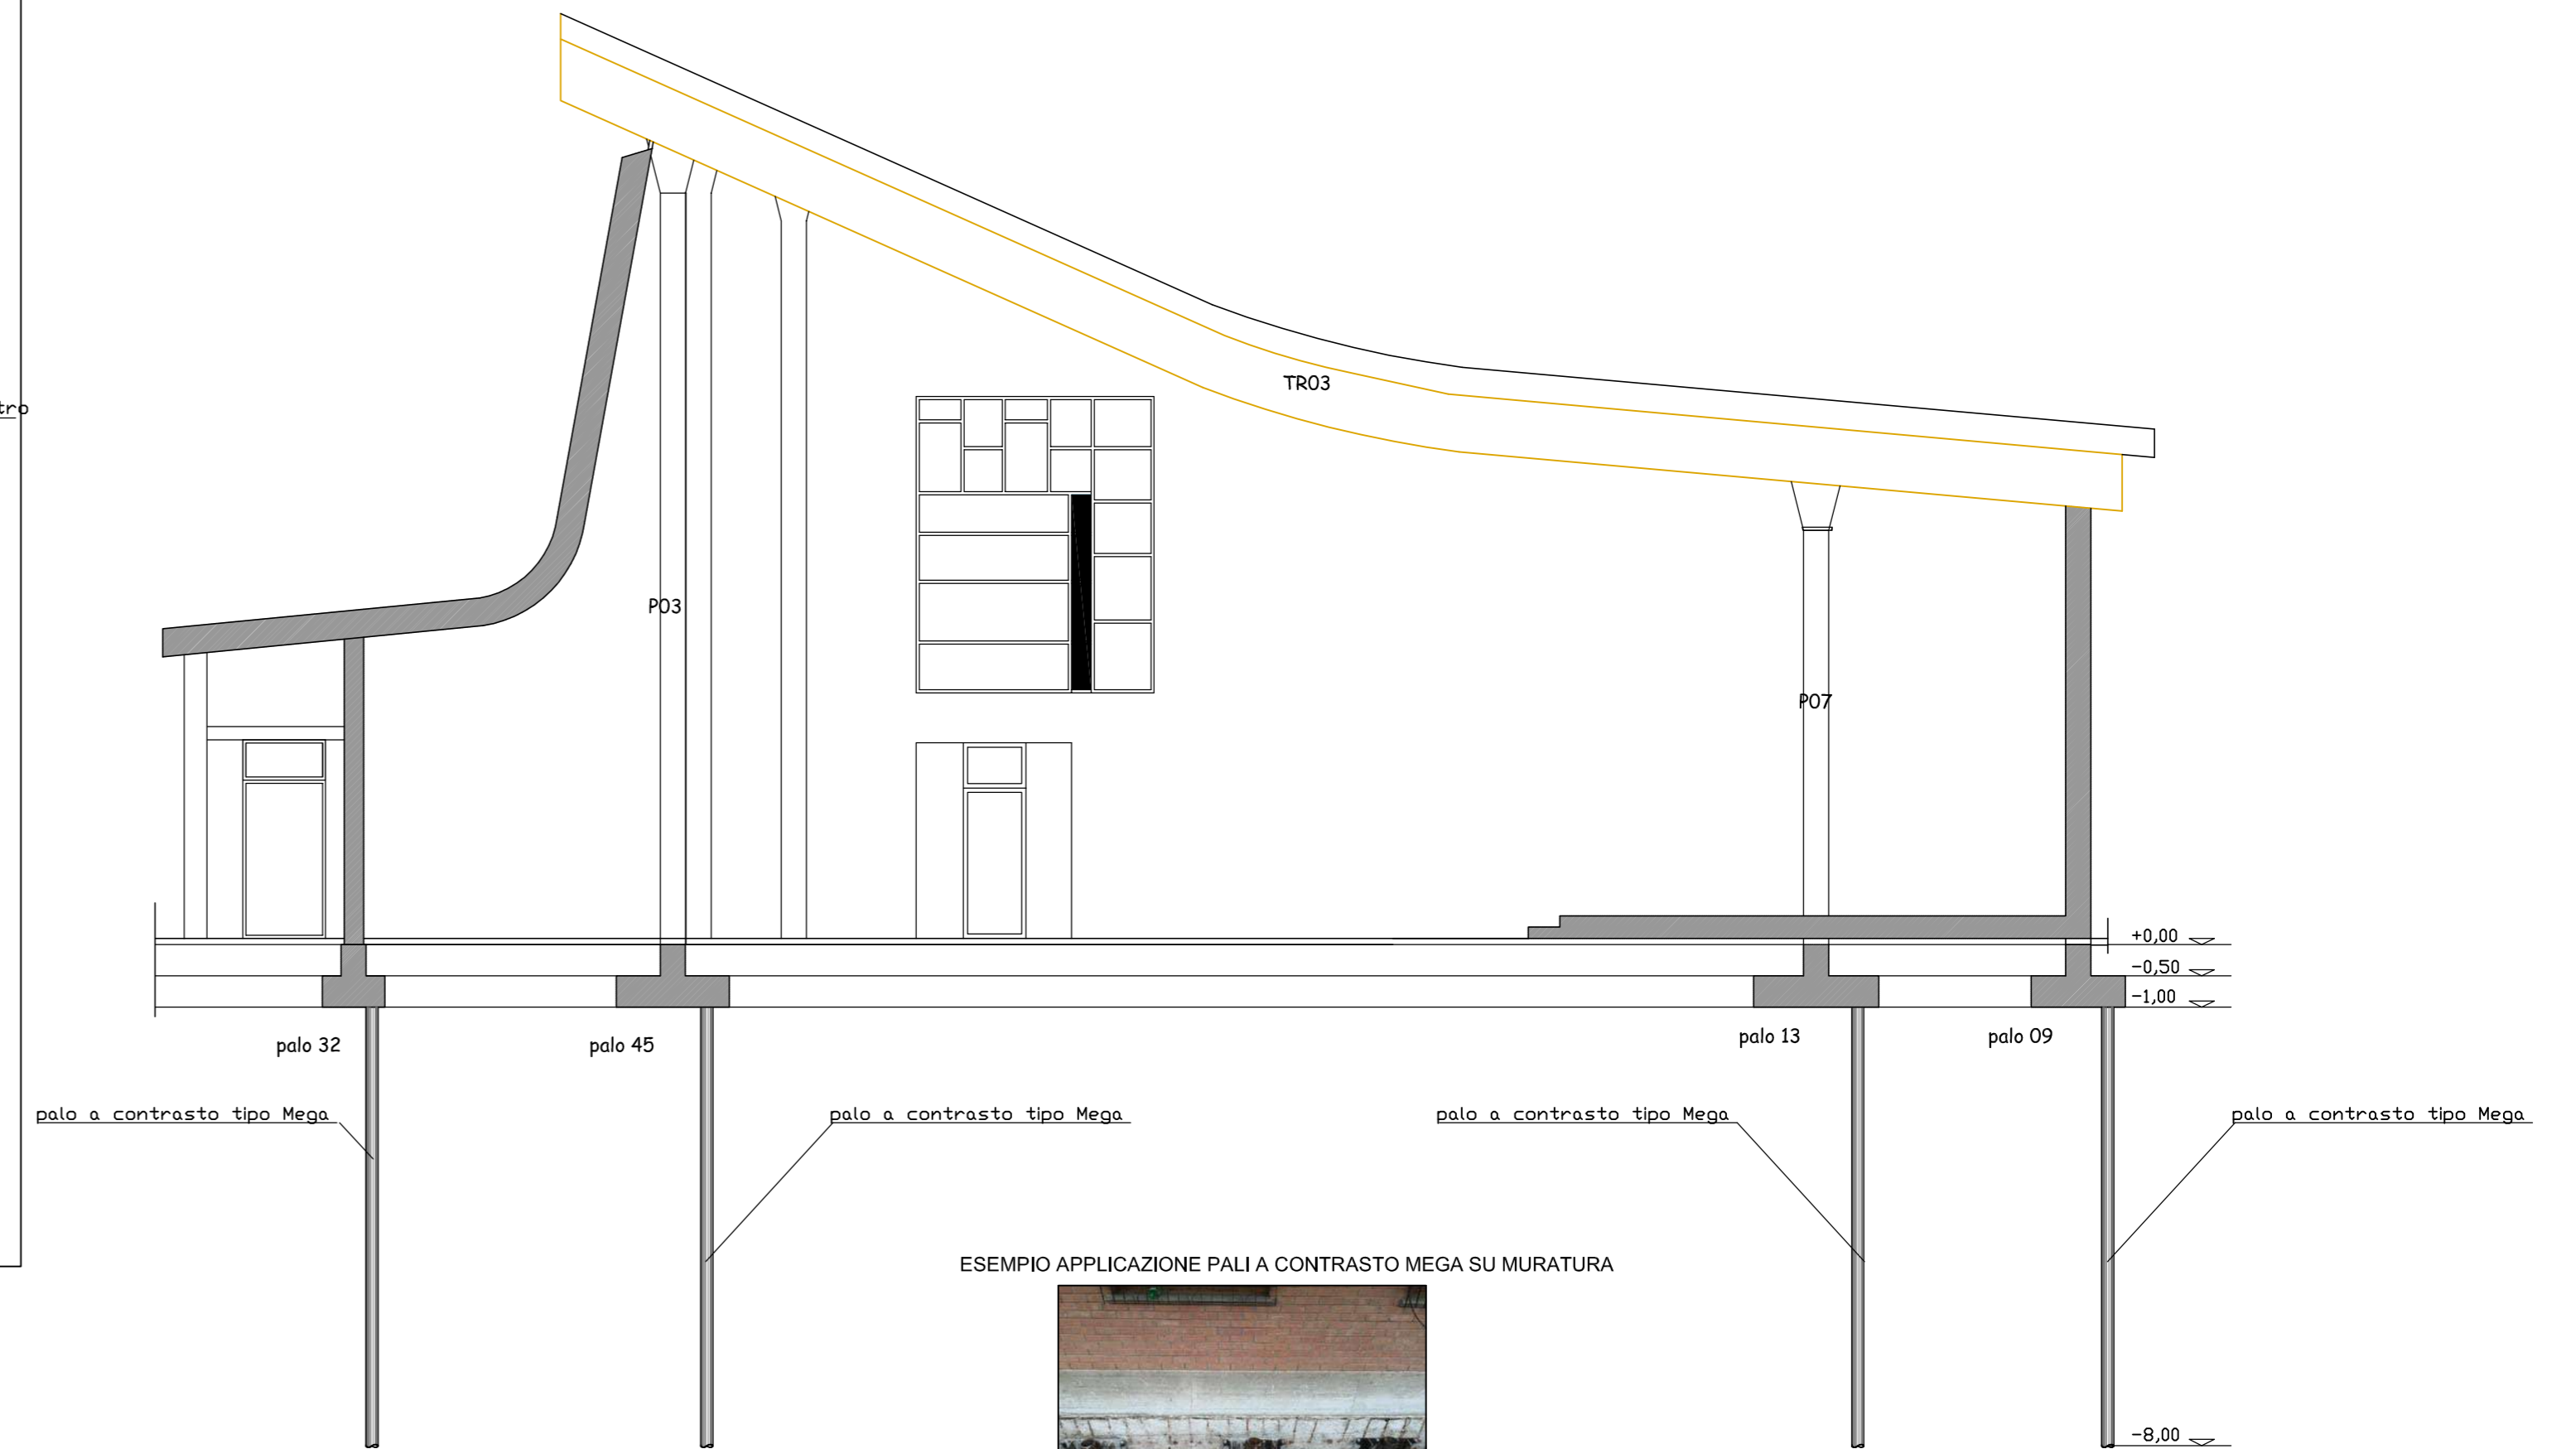


ESEMPIO APPLICAZIONE PALI A CONTRASTO MEGA SU MURATURA



PIANTA PIANO FONDAZIONI
SCALA 1:100

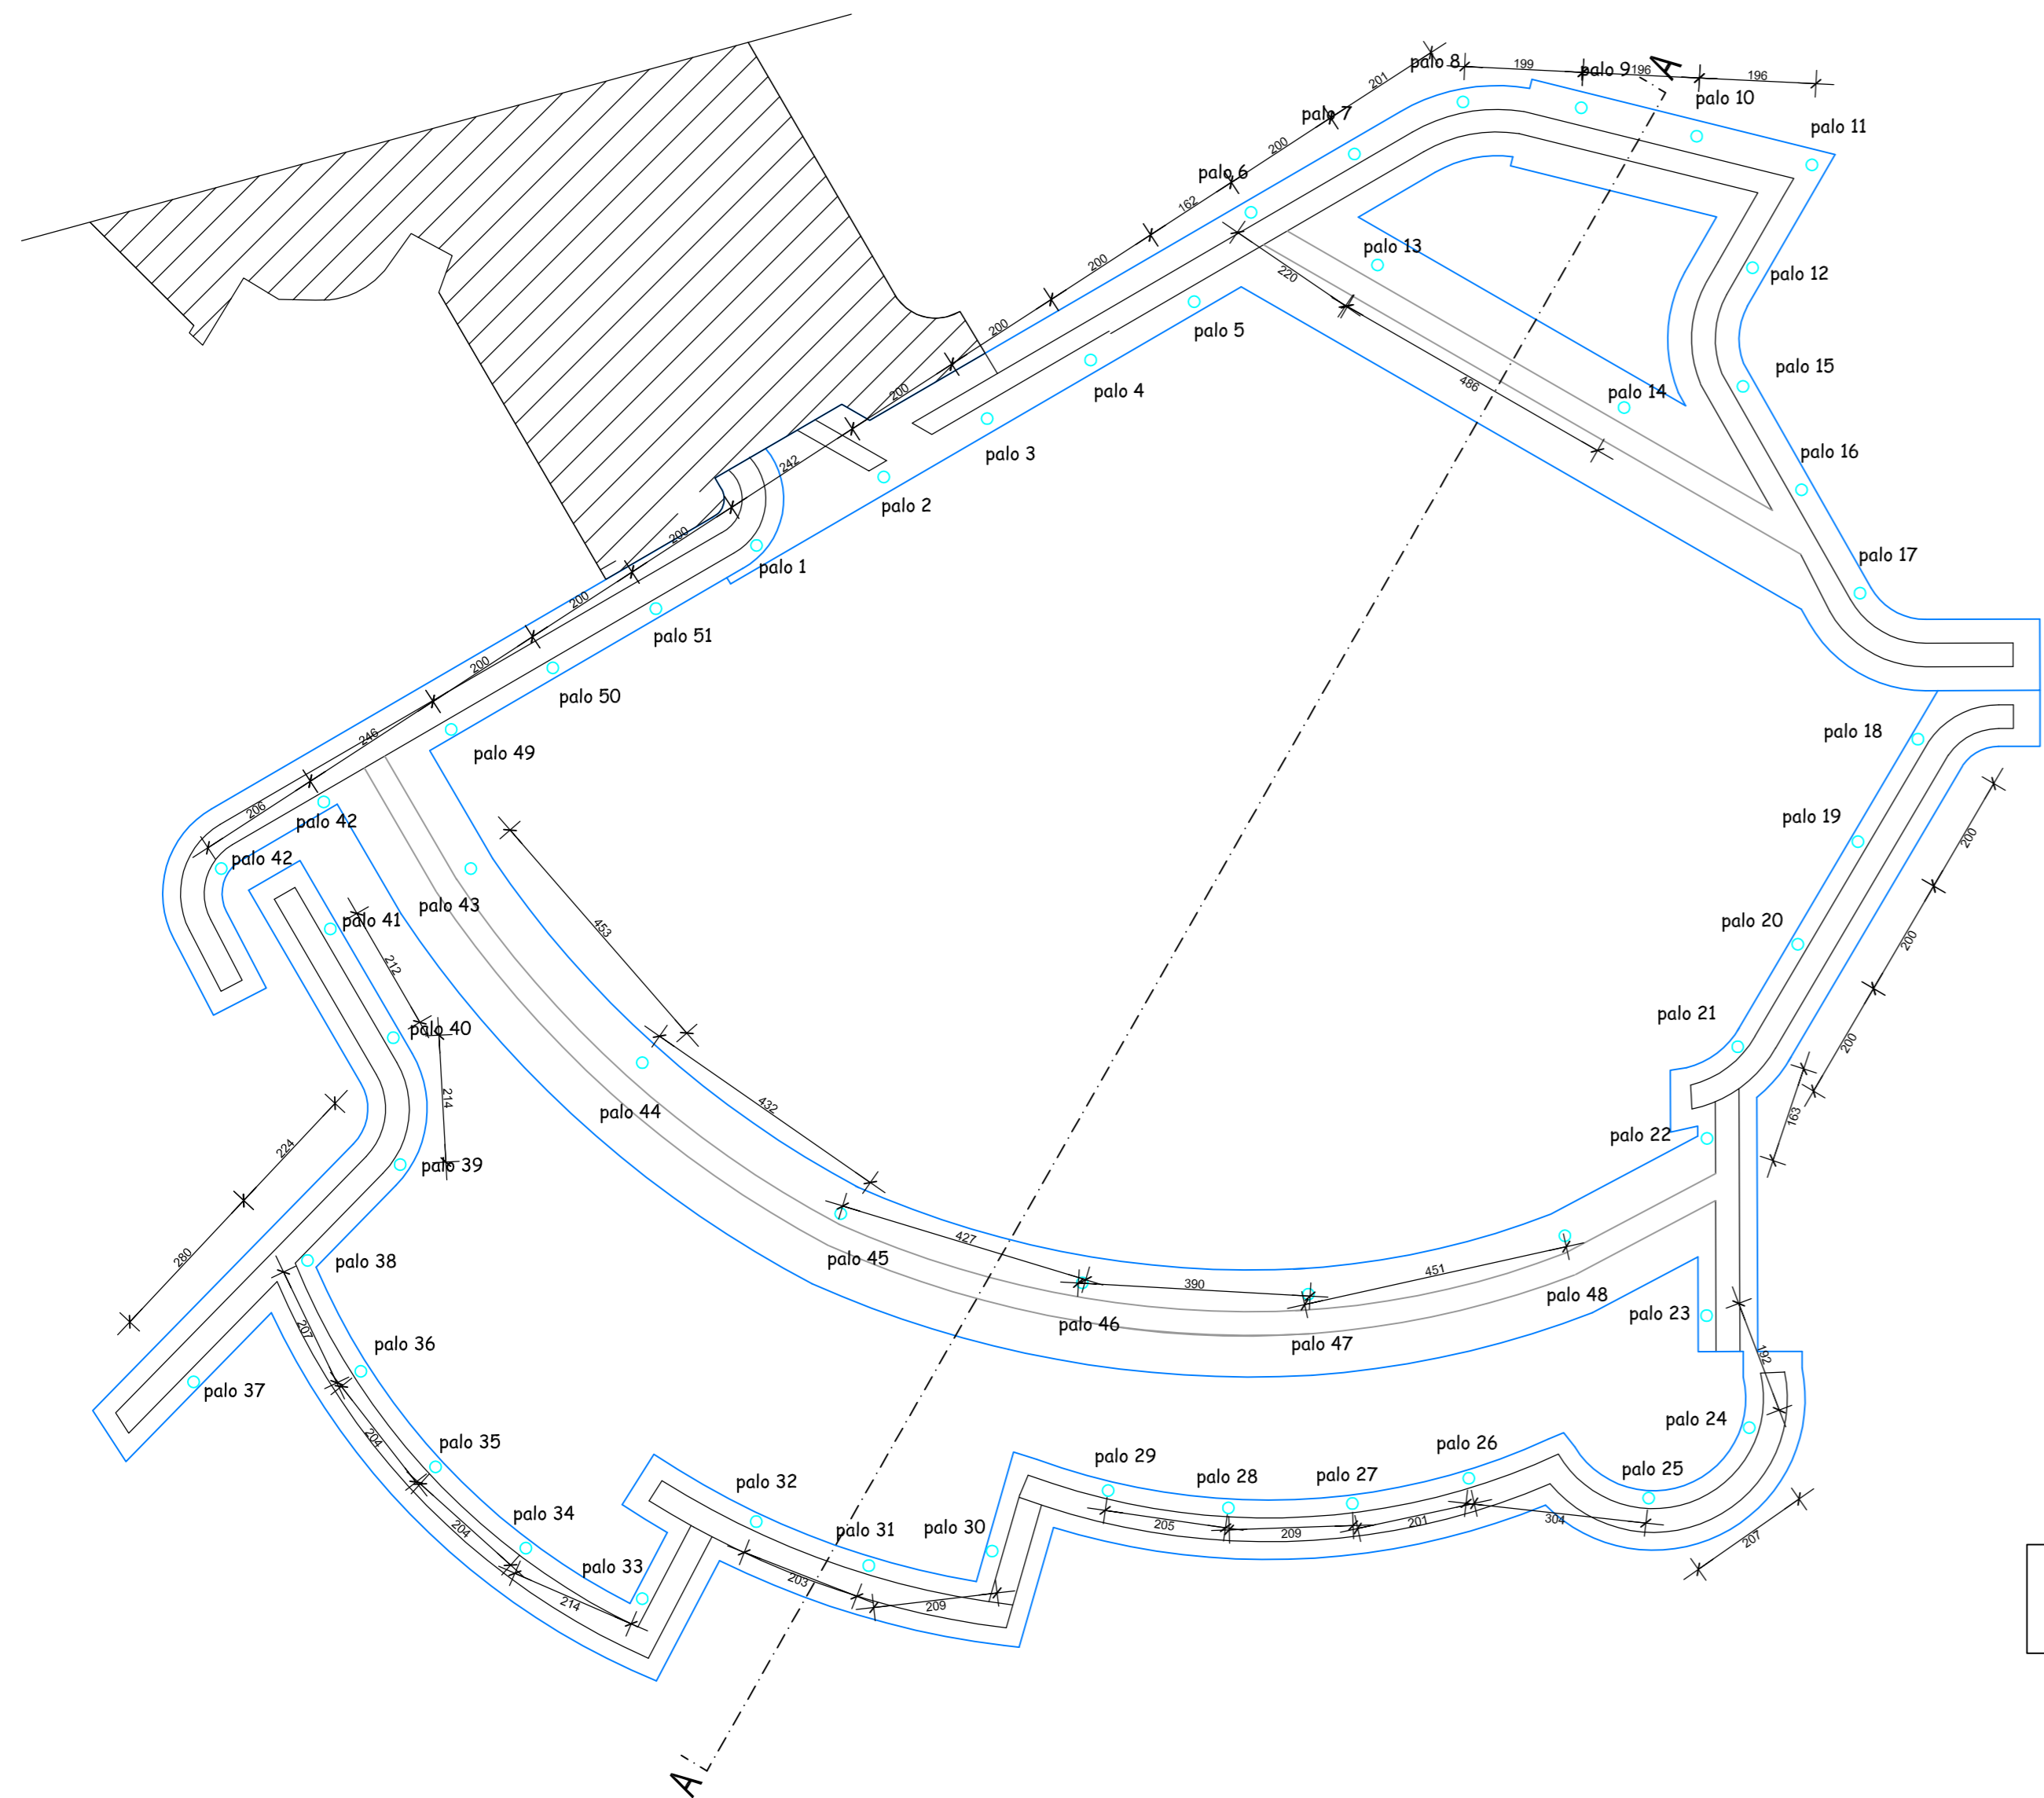

○ Palo a profondità 8,0m
diametro 19,3 cm

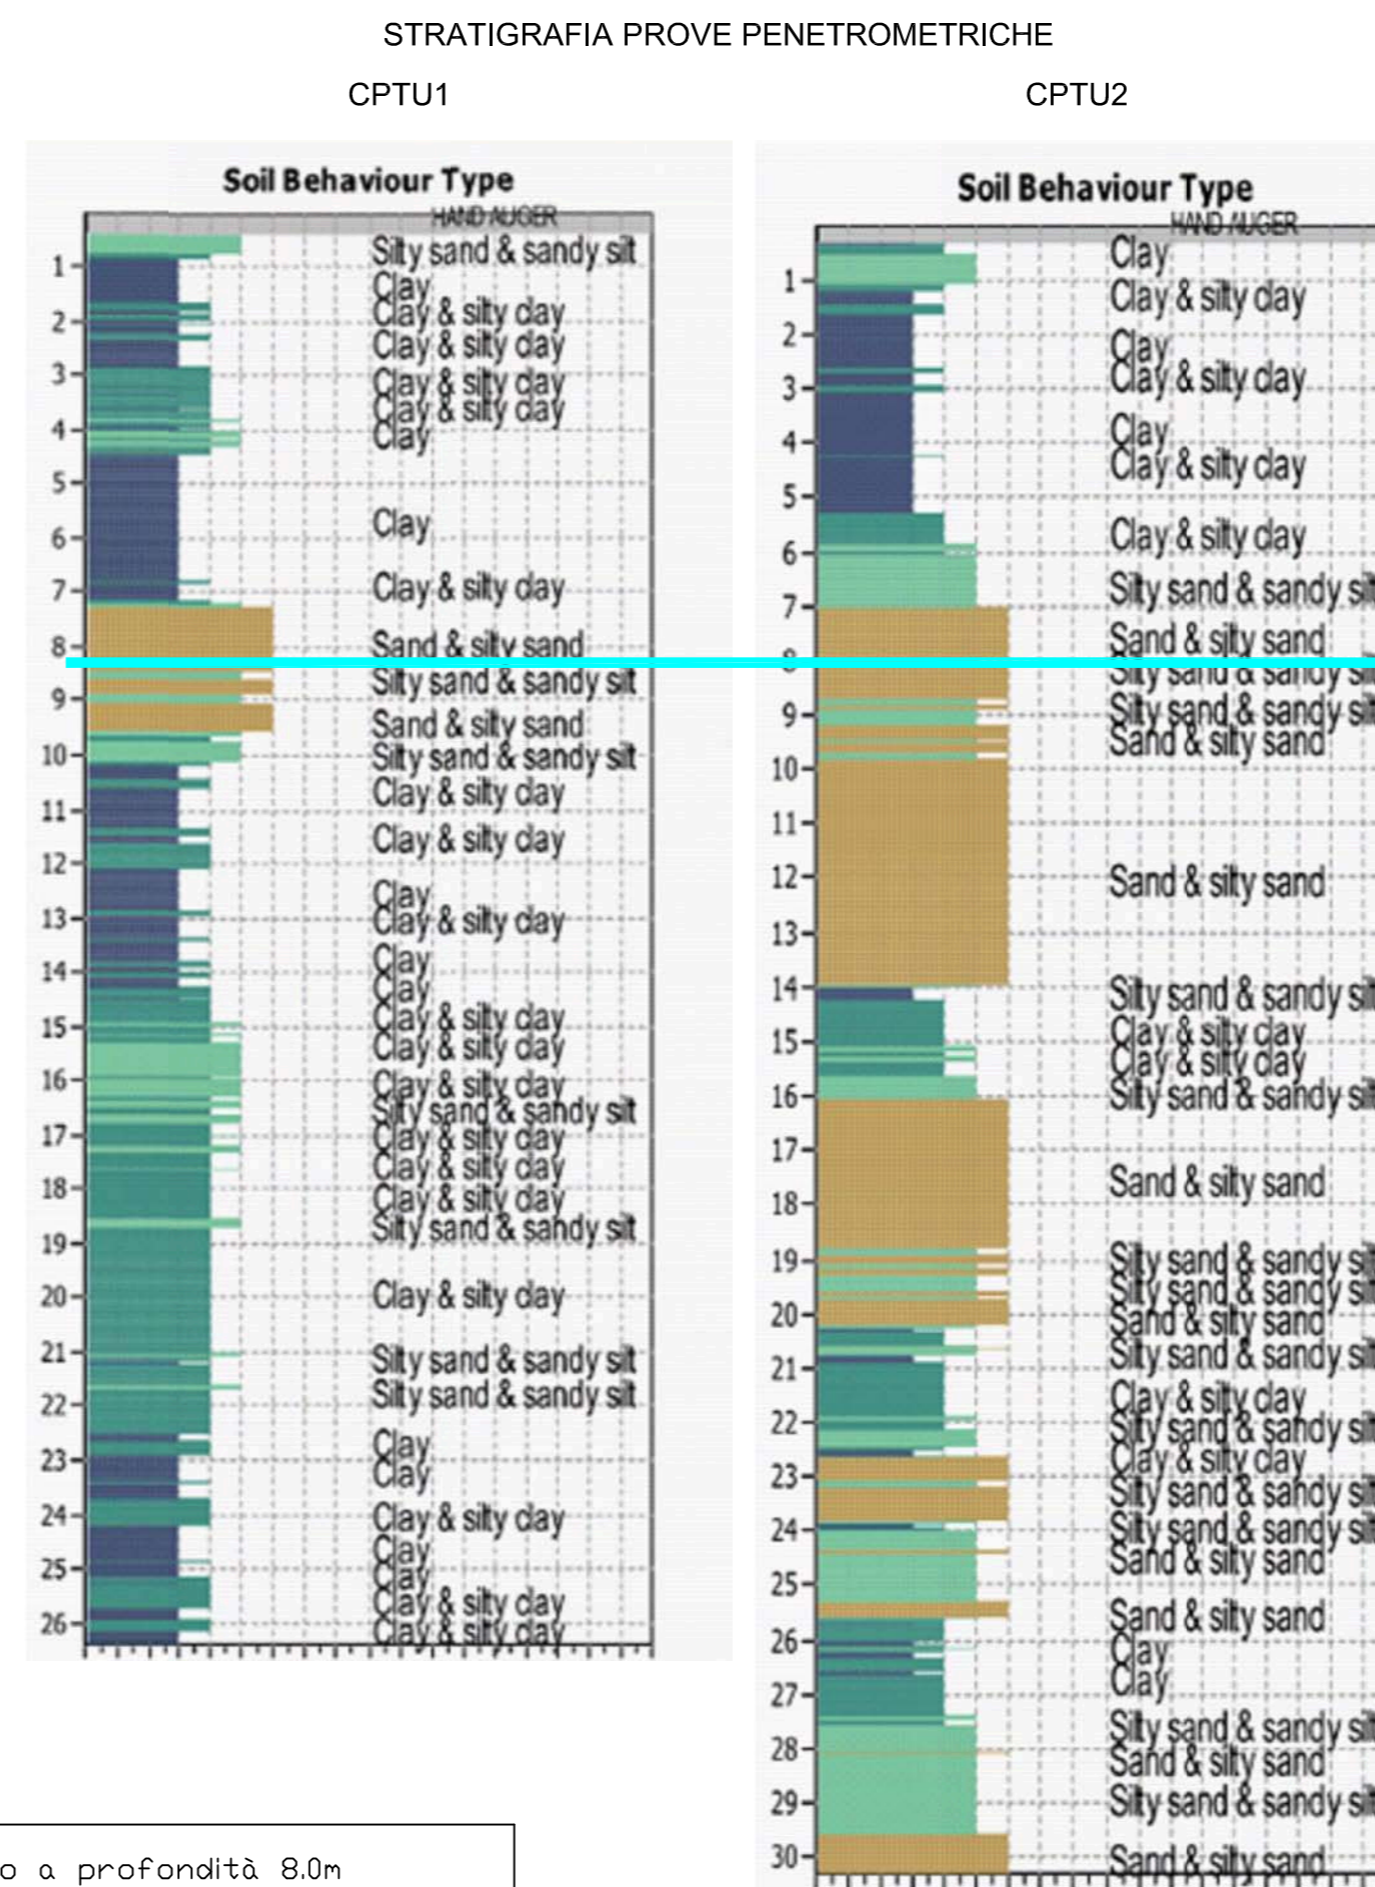

ACCIAIO DEI TUBI DI INIEZIONE CLASSE S355JR SECONDO LE NORME EN10025 CON fyk=355 MPa



COMUNE DI FERRARA
Provincia di Ferrara



COMMITTENTE	Parrocchia di S. Agostino Vescovo e Dottore via Mambro n. 96 - 44122 Ferrara Legale Rappresentante: Don Michele Zecchin	
OGGETTO	MANUTENZIONE STRAORDINARIA CON INTERVENTI LOCALI STRUTTURALI E ADEGUAMENTO IMPIANTO TERMICO ED ELETTRICO	
IMMOBILE IN OGGETTO	IMMOBILE AD USO DI CULTO sito nel Comune di Ferrara, via Mambro n.c. 96	
GRUPPO DI PROGETTAZIONE	ING. VINCENZO SCIDA via Bentivoglio 143 - Ferrara (FE) - 44123 ING. GIAN DOMENICO LEPRINI via Cortevecchia 67 - Ferrara (FE) - 44121	Firma :
scala 1: 100-20	STRUTTURE STATO DI PROGETTO - PIANO FONDAZIONI	3ST data : NOVEMBRE 2022
CODICE File : 51/22	NOTE:	Agg :
STUDIO TECNICO ING. VINCENZO SCIDA Via Bentivoglio, 143 - 44123 Ferrara (FE) Tel. /Fax 0532 465499 - info@studioscida.it - vincenzo.scida@ingpec.eu		